


 
TABLICA ROZDZIELCZA T1-0,4kV.

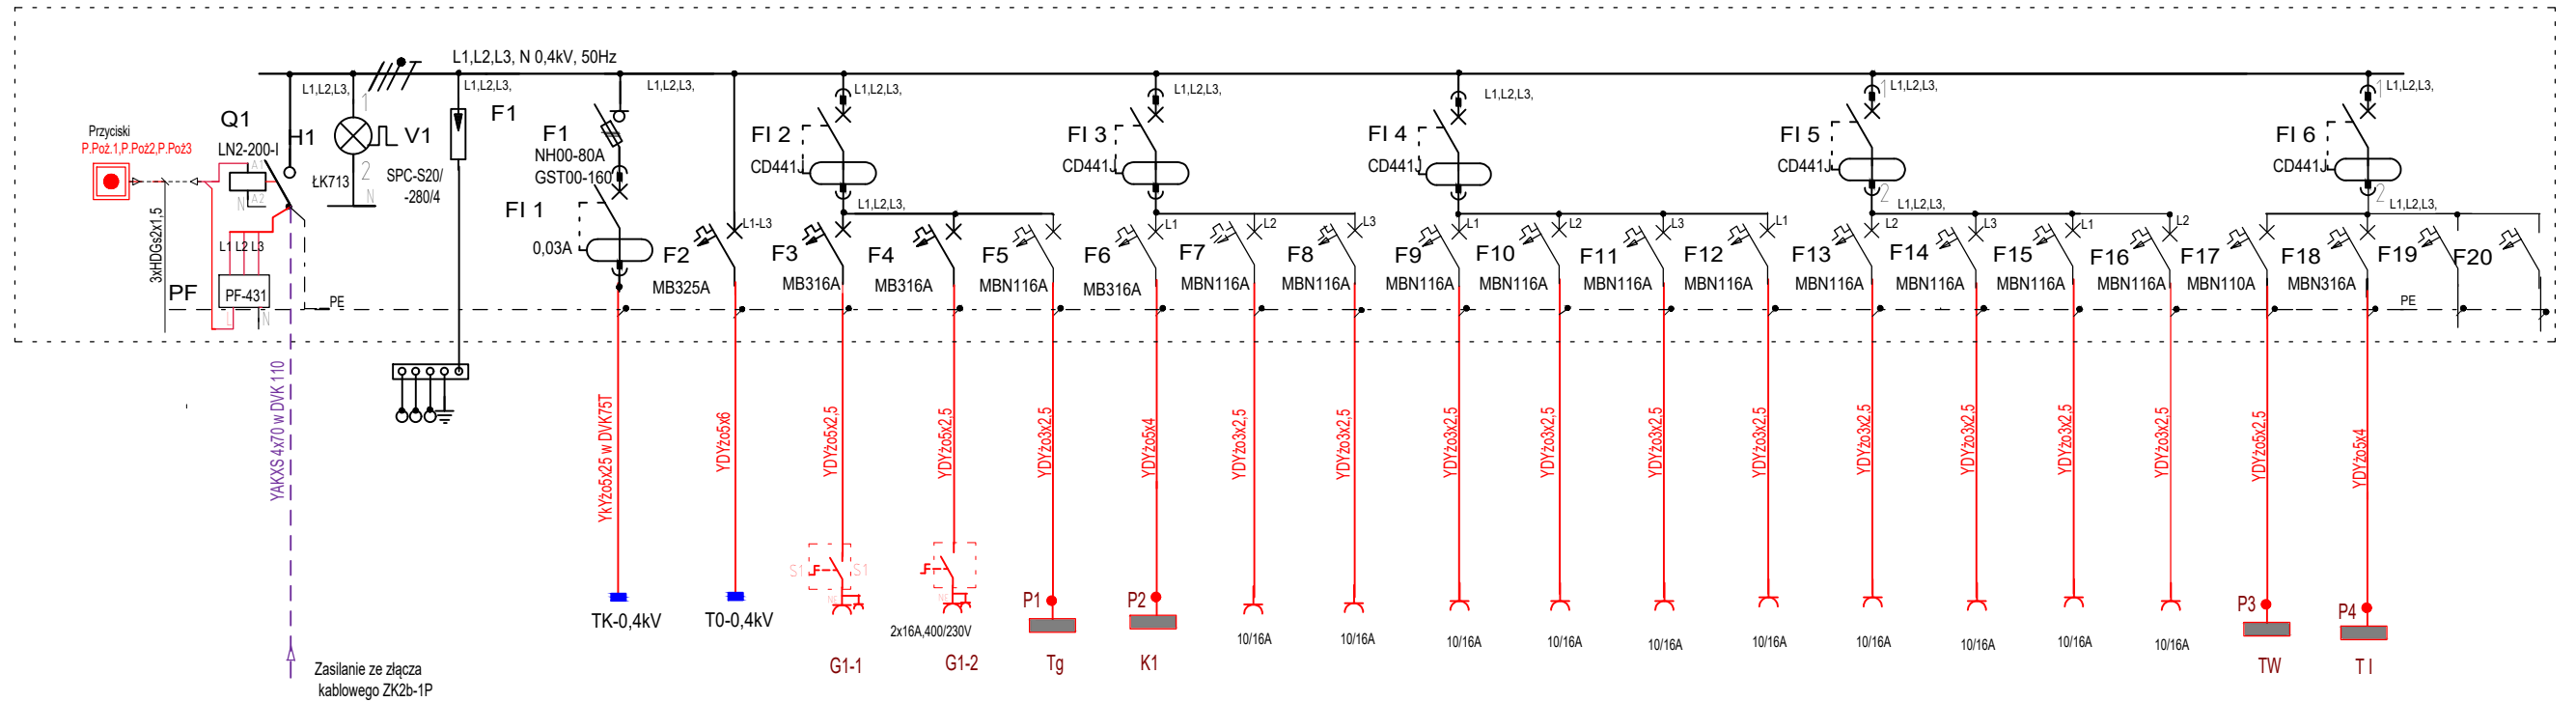

Nr. obwodu	T1/0	T1/1	T1/2	T1/3	T1/4	T1/5	T1/6	T1/7	T1/8	T1/9	T1/10	T1/11	T1/12	T1/13	T1/14	T1/15	T1/16	T1/17	T1/18	T1/19	T1/20	
Nr. pomieszczenia	Zasilanie ze złącza kablowego ZK2b-1P	Ochronnik przepięc. kat. "B+C" SPC-S20/280/4	0.27-pom. techn. Tablica TK-0,4kV	0.01- holl Tablica TO-0,4kV	0.27-pom. techn. Gniazdo silowe IP54 16A, 400/230V	0.29-pom. magaz. B1-zaciski 5-b IP54 16A, 400/230V	0.30-sala gimn. Tg-tablica głośnikowa	1.01- holl K1-kurtyna powierza	0.01- holl Gniazda 1-faz.	0.30-sala gimn. strona lewa Gniazda 1-faz.	0.30-sala gimn. środek, str. prawa Gniazda 1-faz.	0.02, 0.05, Gniazda 1-faz. komputery	0.03, 0.04, 0.06, 0.07, 0.08 Gniazda 1-faz.	0.10, 0.11, 0.12, 0.14, 0.15 Gniazda 1-faz.	0.16, 0.18, 0.19, 0.20, 0.23 Gniazda 1-faz.	0.22, 0.24, 0.25 Gniazda 1-faz.	0.26, 0.28, 0.29 Gniazda 1-faz.	0.30-sala gimn. TW-tablica wyników	0.02-pok. naucz. Tg-tablica informatyczna			
Typ zabezpiecz.	LN2-200-I (nr112003) N2M2/3- XA208 -250AC/DC (nr259763)	ŁK713	NH00-80A	MB325A	MB316A	CD441J-0,03AC MB316A	MBN116A	CD441J-0,03AC MB316A	MBN116A	MBN116A	CD441J-0,03AC MBN116A	MBN116A	MBN116A	MBN116A	CD441J-0,03AC MBN116A	MBN116A	MBN116A	MBN110A	MBN316A			
Moc (kW)	Pi = Pz =		Pi = 69,0 Pz = 48,3	13,6	2,5	2,5	1,7	4,0	2,0	2,0	2,0	2,0	2,0	2,0	2,0	2,0	2,0	0,5	2,0			
Typ kabla	YAKXS 4x70 w DVK 110		YKYz0 5x25 w DVK 75T	YDYz0 5x6	2xYDYz0 5x2,5	YDYz0 5x2,5	YDYz0 3x2,5	YDYz0 5x4	YDYz0 3x2,5	YDYz0 3x2,5	YDYz0 3x2,5	YDYz0 3x2,5	YDYz0 3x2,5	YDYz0 3x2,5	YDYz0 3x2,5	YDYz0 3x2,5	YDYz0 3x2,5	YDYz0 3x2,5	YDYz0 3x2,5	YDYz0 5x4		

Sieć TN-C
Instalacja elektryczna TN-S
połączenia wyrównawcze YLg 6mm²
wyłącznik różnicowoprądowy FI

UKŁAD SIECI TN-S
OCHRONA PRZECIWPORAZENIOWA
SAMOCZYNNNE WYŁĄCZENIE ZASILANIA
ZGODNIE Z PN-IEC 60364

 MACHURA-PROJEKT Biuro Architektury i Konstrukcji		
TABLICA ROZDZIELCZA T1-0,4kV. Schemat ideowy.		
Autor inst. elektryczne:	inż. Bożena Lechowicz upr. nr 175/93/OP	Podpis:
Sprawdzający inst. elektryczne:	mgr inż. Herbert Szneider upr. nr 139/93/OP	Podpis:
Obiekt:	Sala gimnastyczna z zapleczem socjalnym oraz łącznikiem do Publicznego Gimnazjum w Zagwizdzu przy ul. Lipowej 68	Stadium: Inst. elektryczna
Adres:	46-030 Zagwizdzie, ul. Lipowa 68, dz. nr 612/4, 614/3	Data: Kwiecień 2016 Skala: 1:100
Inwestor:	Gmina Murów, ul. Dworcowa 2, 46-030 Murów	Numer rysunku: E-5